

TITOLO
 SEGNALAZIONE CERTIFICATA DI INIZIO ATTIVITA' AITINI DELLA SICUREZZA
 ANTINCENDIO - (art. 4 del D.M.07/08/2012 e sm.l.)
 PLANIMETRIA GENERALE

002.0.0

DISEGNO SCALA 1:500

DATA 19 ottobre 2018

IL PROFESSIONISTA


Fritzi dott. Ing. Bruno
 Ingegnere Esperto - Energia - Ambientale
 Via S. Maria Maddalena 100
 36010 Schio (VI) - Italia
 Tel. e Fax 0445/202897 e-mail: studio@fritzi.com

A norma di legge il presente elaborato non può essere riprodotto o tratto senza permesso e preventiva autorizzazione
 dell'Autore.


IL PROFESSIONISTA

IL COMMITTENTE:

403 25 A1 25 002 00
 Approvato: [1] Controllo: [A] Eseguito: [B]

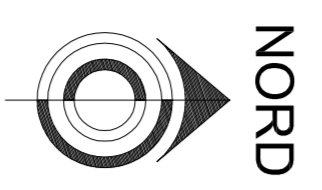

0 25 m Sc. 1:500

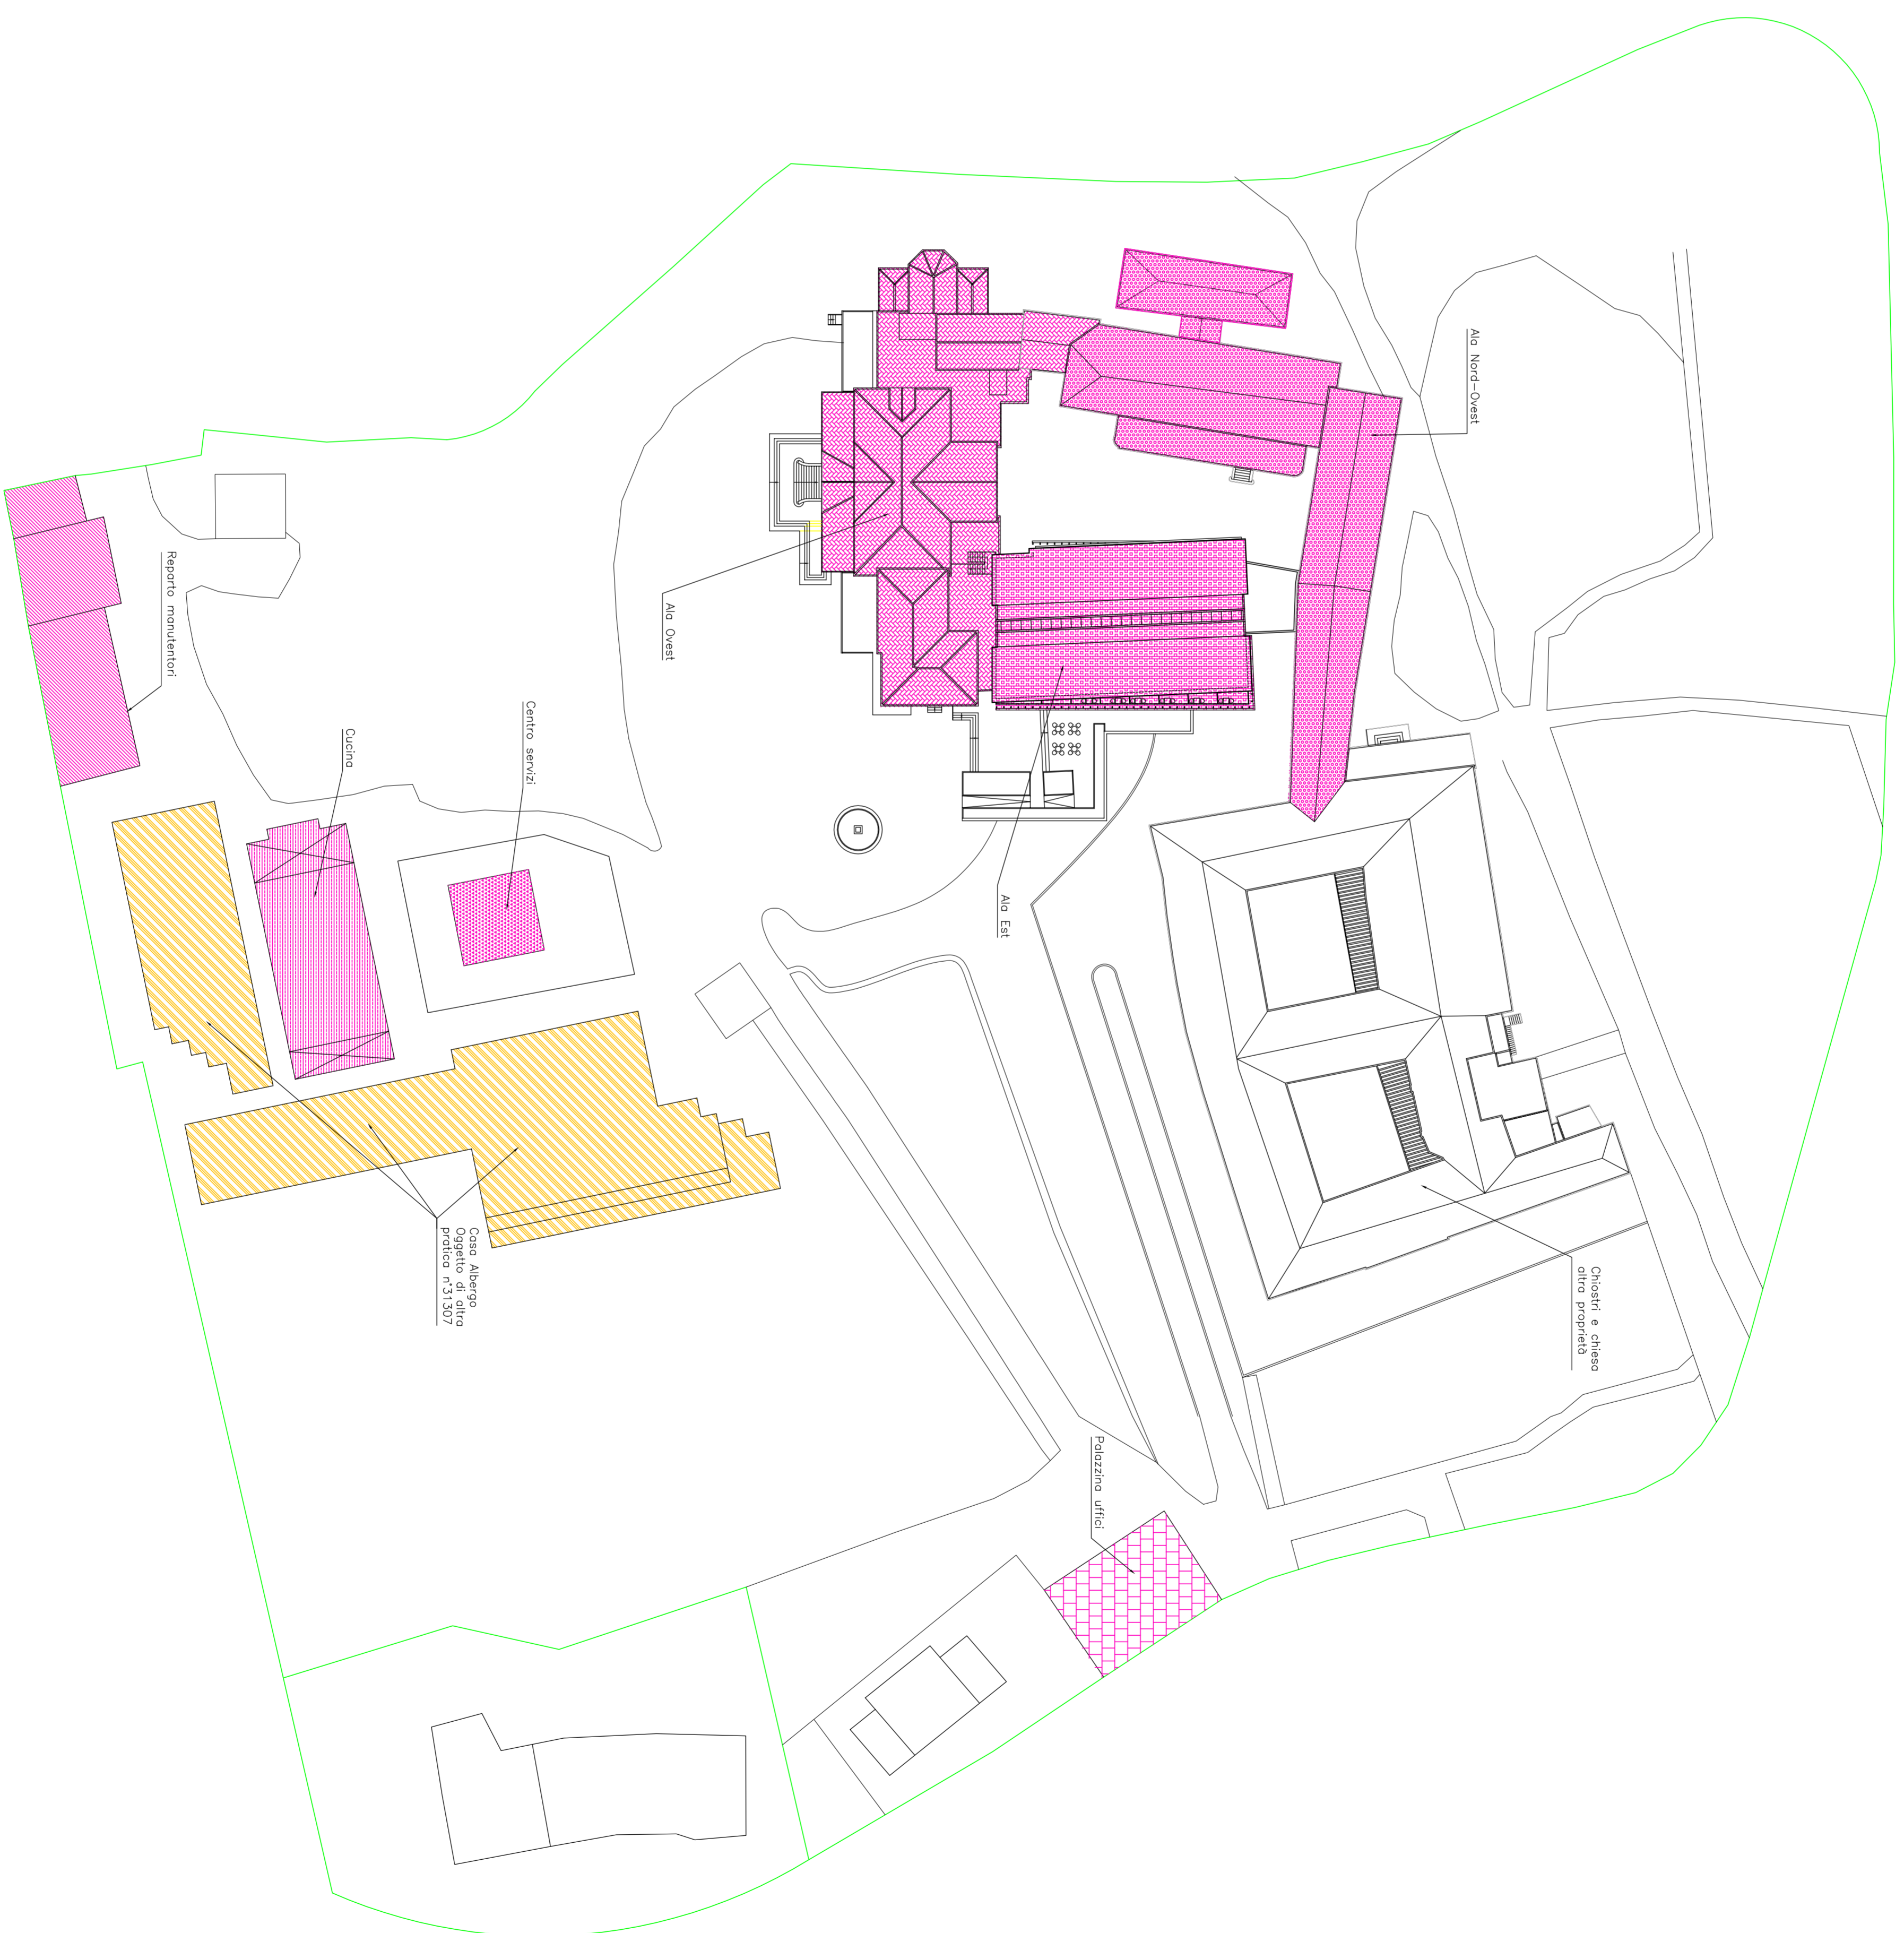PLANIMETRIA GENERALE
 Scala 1:500